


# VÍTKOVA 24/154

## PŮDORYS 1.NP M1:100

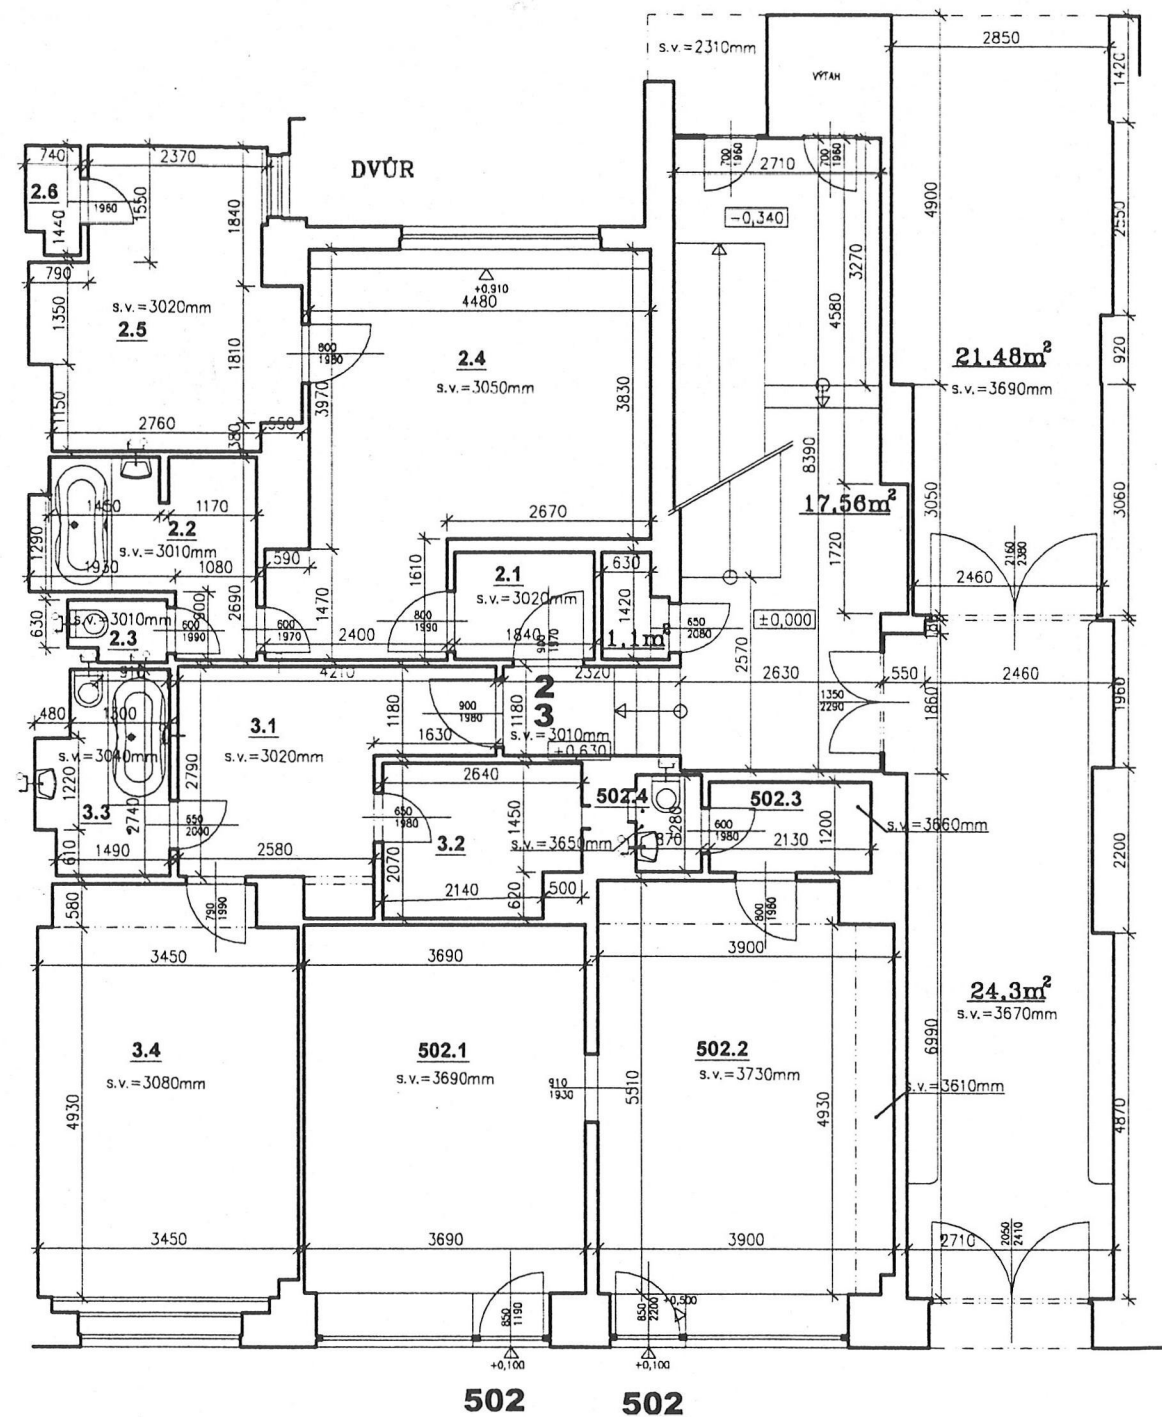

## TABULKA VÝMĚR

č.nebyt. pr.	číslo místnosti	název místnosti	m2
2	2.1	předsíň	2,61
	2.2	koupelna	6,16
	2.3	WC	1,0
	2.4	pokoj	20,94
	2.5	kuchyň	11,89
	2.6	komora	0,99
		<b>plocha celkem</b>	<b>43,59</b>
3	3.1	předsíň	9,68
	3.2	komora	5,16
	3.3	koupelna s WC	4,26
	3.4	pokoj s k.k.	18,51
		<b>plocha celkem</b>	<b>37,61</b>
502	502.1	prodejna	18,1
	502.2	komora	21,02
	502.3	zádveři	2,56
	502.4	WC	1,11
		<b>plocha celkem</b>	<b>42,79</b>

# GEST

Ing. Miloš Stránský  
Thámová 23, Praha 8  
tel./fax. 222321069  
mobil.: 608051936  
email: gest@volny.cz

Dokumentace skutečného provedení

Název akce: Vítkova 24/154

Část: 1.NP

Výkres č.: 1

Objednatel: MČ Praha 8

Měřítko: 1:100

Datum: 01.03.2005 Polohový systém: místní

Výškový systém: BpV