


PŮDORYS 1.NP M1:100  
PERNEROVA 13/294

TABULKA VÝMĚR

číslo bytu	číslo místnosti	název místnosti	m2
25	25.1	předsíň	6,3
	25.2	WC	2,13
	25.3	koupelna	6,62
	25.4	kuchyně	16,4
	25.5	pokoj	21,98
	25.6	pokoj	22,51
	25.7	pokoj	13,99
		<b>plocha celkem</b>	<b>89,93</b>
501	501.1	předsíň	2,78
	501.2	zádveří	0,99
	501.3	WC	1,06
	501.4	kancelář	17,65
	501.5	umývárna	2,28
	501.6	kancelář	19,72
	501.7	kancelář	18,38
		<b>plocha celkem</b>	<b>62,86</b>
503	503.1	zádveří	1,5
	503.2	WC	2,98
	503.3	kancelář	11,03
	503.4	kancelář	13,46
	503.5	kancelář	22,42
		<b>plocha celkem</b>	<b>51,39</b>

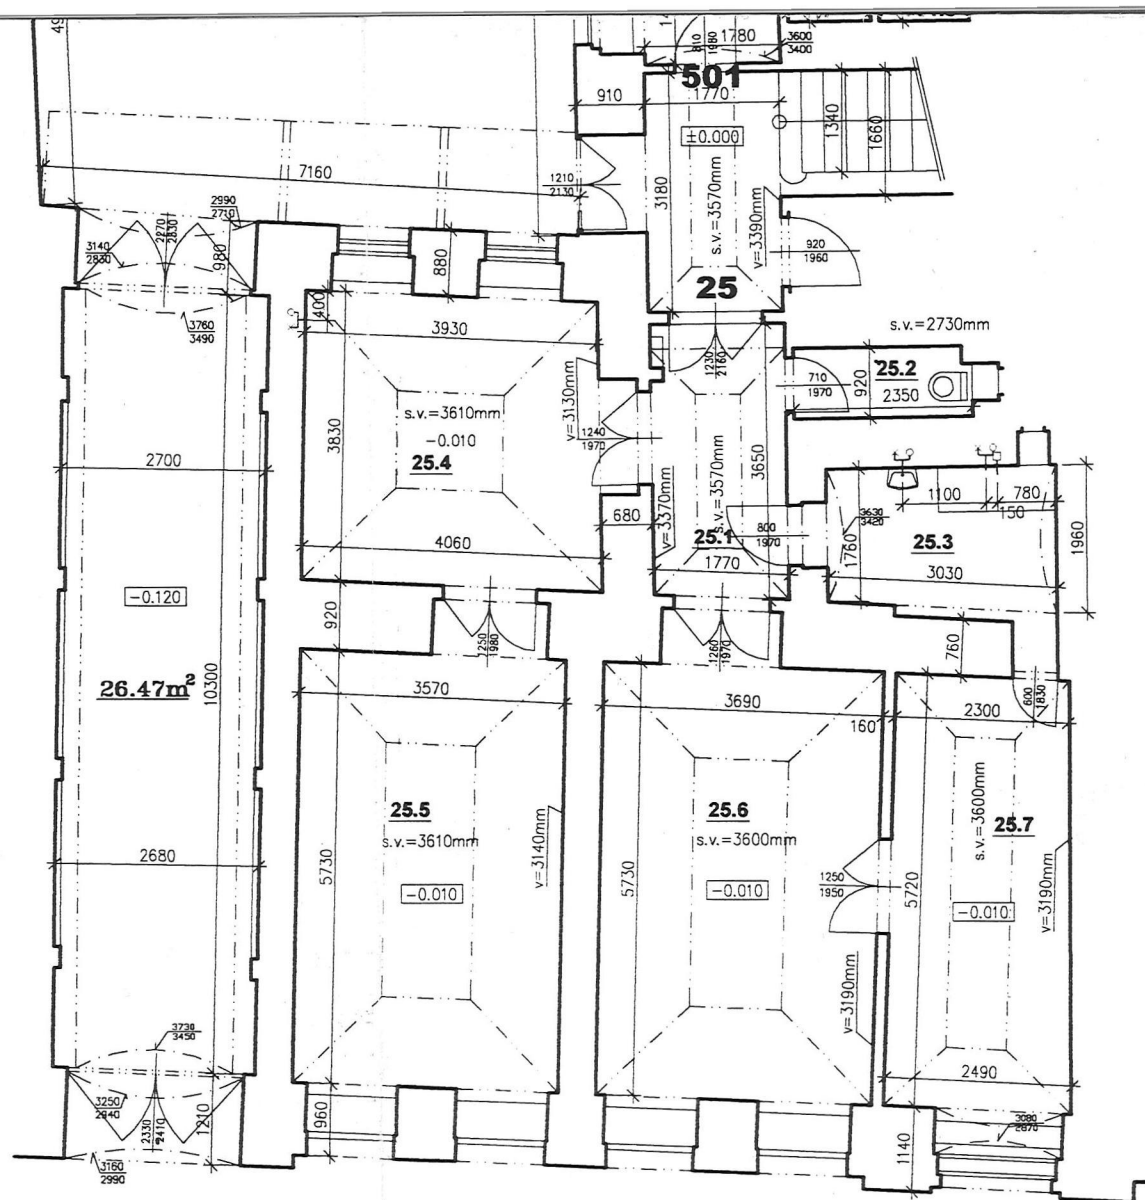

#### LEGENDA INSTALACÍ:

- ✕ — VÝVOD VODY
- — VÝVOD KANALIZACE
- — VÝVOD PLYNU
- ✕○ — VÝVOD VODY+KANALIZACE

# GEST

Ing. Miloš Stránský  
Thámová 23, Praha 8  
tel./fax. 222321069  
mobil.: 608051936  
email: gest@volny.cz

## Dokumentace skutečného provedení

Název akce: Pernerova 13/294

Část: 1.NP

Výkres č.:

Objednatel: MČ Praha 8

Měřítko: 1:100

Datum: 28.1.2003 Polohový systém: místní

Výškový systém: BpV