


PŮDORYS 1.NP M1:100
PERNEROVA 13/294

TABULKA VÝMĚR

číslo bytu	číslo místnosti	název místnosti	m2
504	25.1	předsíň	6,3
	25.2	WC	2,13
	25.3	koupelna	6,62
	25.4	kuchyně	16,4
	25.5	pokoj	21,98
	25.6	pokoj	22,51
	25.7	pokoj	13,99
		plocha celkem	89,93
501	501.1	předsíň	2,78
	501.2	zákupčí	0,99
	501.3	WC	1,06
	501.4	kanalář	17,65
	501.5	umývárna	2,28
	501.6	kanalář	19,72
	501.7	kanalář	18,38
		plocha celkem	62,96
503	503.1	zákupčí	1,5
	503.2	WC	2,98
	503.3	kanalář	11,03
	503.4	kanalář	13,46
	503.5	kanalář	22,42
		plocha celkem	51,39

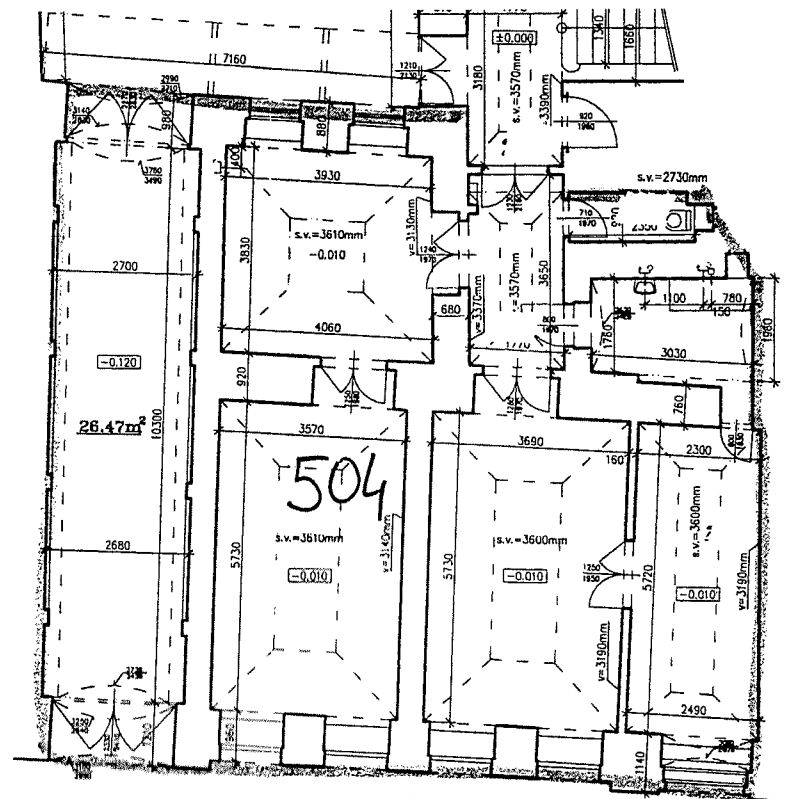

LEGENDA INSTALACÍ:

- ✕ VÝVOD VODY
- VÝVOD KANALIZACE
- VÝVOD PLYNU
- ✕ VÝVOD VODY+KANALIZACE

NP 504

GEST

Ing. Miloš Stránský
Thámová 23, Praha 8
tel./fax. 222321069
mobil.: 608051936
email: gest@volny.cz

Dokumentace skutečného provedení

Název akce: Pernerova 13/294	
Část: 1.NP	Výkres č.:
Objednatel: MČ Praha 8	Měřítko: 1:100
Datum: 28.1.2003	Výškový systém: BpV